



UWAGA!
Dokładne rzędne posadowienia istniejącego przyłącza PVC Ø160, który zostanie przedłużony, należy ustalić w terenie

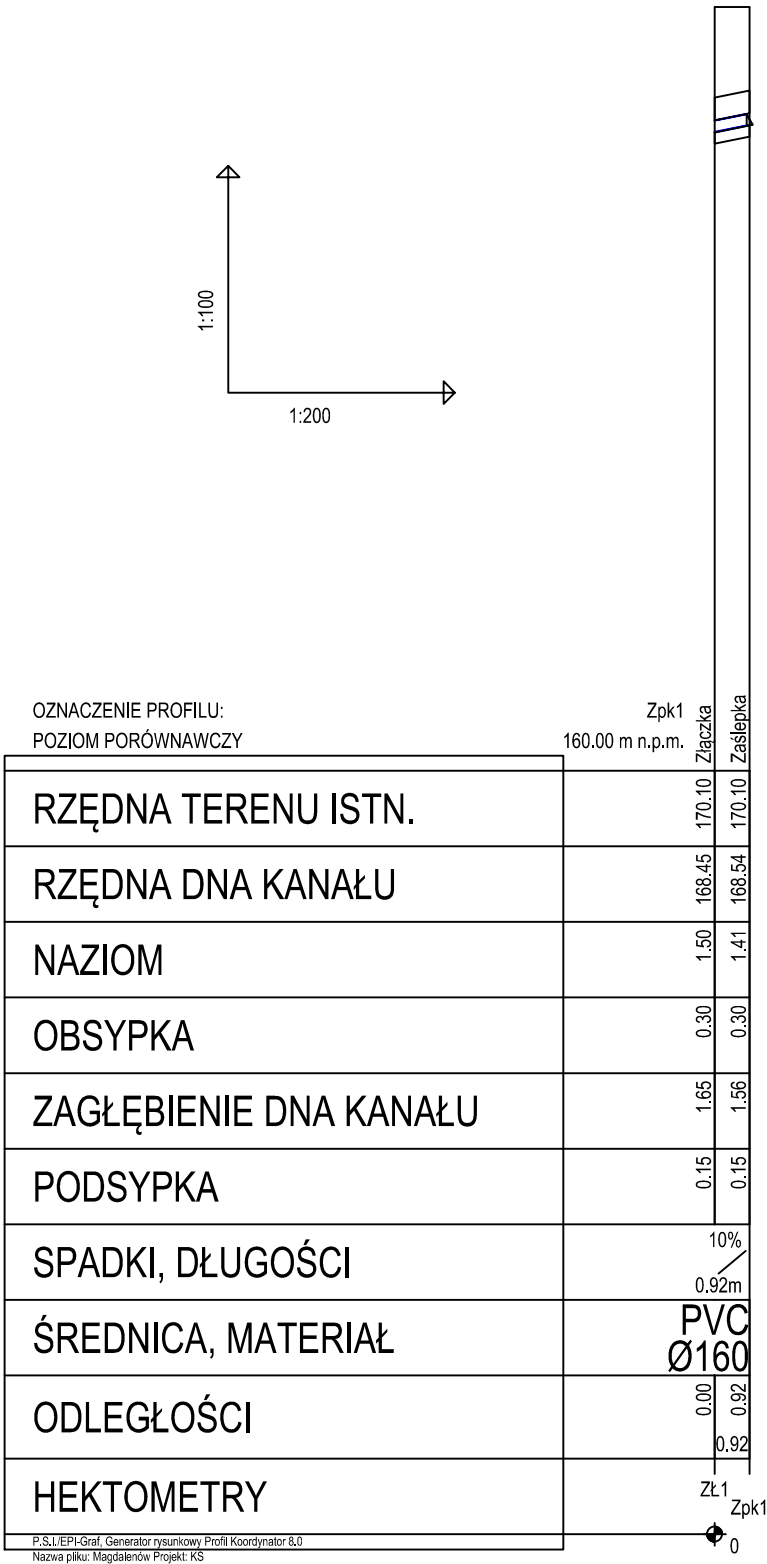

JEDNOSTKA PROJEKTOWA:

Konsorcjum projektowe:

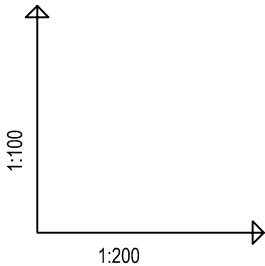

MTM Infrastruktura Sp. z o.o.
(Lider)
pl. 20 Października 14
62-050 Mosina



Przedsiębiorstwo
Projektowo-Usługowe
DROMAX sp. z o.o.
ul. K. Libelta 1A lok. 2
61-332 Poznań

INWESTOR:



Powiat Bełchatowski
ul. Pabianicka 17/19
97-400 Bełchatów
reprezentowany przez:
Powiatowy Zarząd Dróg
ul. Lipowa 67A
97-400 Bełchatów

STADIUM DOKUMENTACJI:

PROJEKT WYKONAWCZY

NAZWA INWESTYCJI:

ROZBUDOWA DROGI POWIATOWEJ
NR 1908E NA ODC.
OD DROGI WOJEWÓDZKIEJ 483
DO MSC. MAGDALENÓW

BRANŻA:

SANITARNA

TYTUŁ RYSUNKU:

PROFIL KANALIZACJI SANITARNEJ

PROJEKTOWAŁ:

mgr inż. Piotr Baraniak
upr. proj. nr WKP/0127/PWOS/14
spec. instalacyjna (gaz, wod-kan, C.O.)
do kierowania i projektowania bez ograniczeń

PODPIS:

OPRACOWAŁ:

PODPIS:

SPRAWDZIŁ:

mgr inż. Jakub Dłużewski
upr. proj. nr WKP/0419/POOS/19
spec. instalacyjna (gaz, wod-kan, C.O.)
do projektowania bez ograniczeń

PODPIS:

NR REWIZJI:

1

DATA REWIZJI:

15.06.2021

SKALA:

1:100/500

NR RYSUNKU:

02-2

NAZWA PLIKU:

060_PW_KDS_pd.dwg (060_PW_KDS_pd-02-2.pdf)