
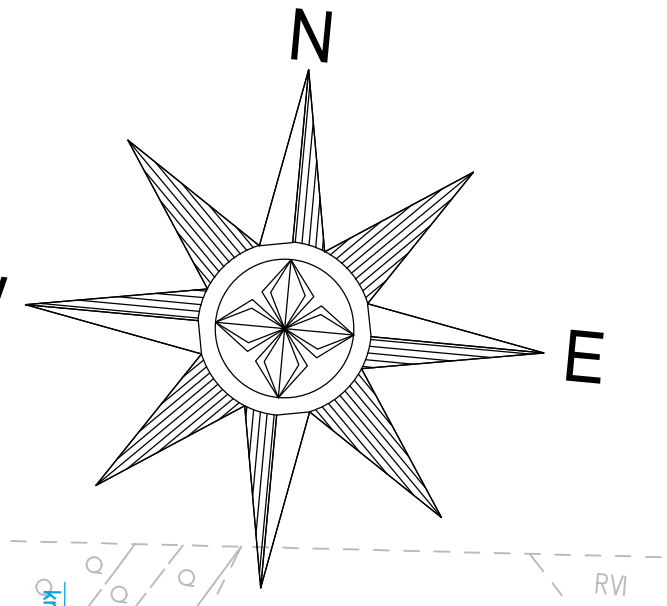


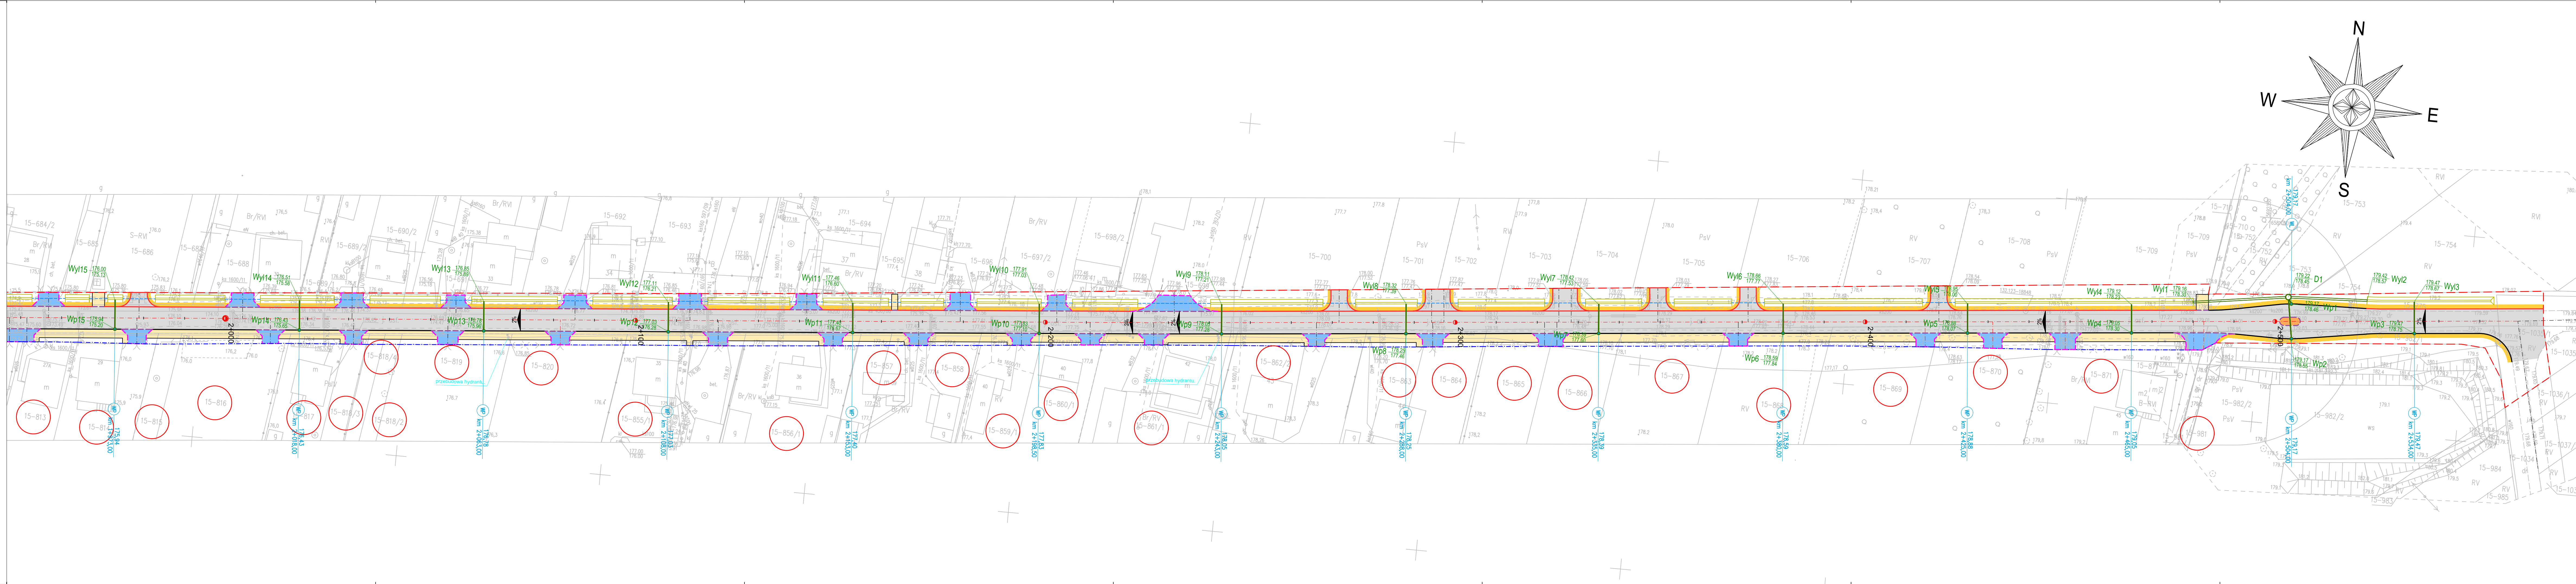

- LEGENDA:**
- proj. oś
 - linia rozgraniczająca teren
 - linia projektowanego pasa drogowego
 - linia czasowego zajęcia terenu
 - działka przeznaczona do podziału
 - proj. krawężnik betonowy typ uliczny 15x30x100 cm
 - proj. krawężnik betonowy typ uliczny 15x30x100 cm wtopiony
 - proj. krawężnik betonowy typ najazdowy 15x22x100 cm
 - proj. krawężki jezdni
 - proj. obrzeże chodnikowe 8x30x100 cm
 - proj. opornik betonowy 12x25x100 cm wtopiony
 - proj. bariera drogowa stalowa
 - proj. płyta ostrzegawcza z wypustkami 30x30x8 cm (żółta)
 - proj. rura pod jazdem
 - proj. drenaż francuski
 - proj. nawierzchnia bitumiczna jezdni
 - proj. nawierzchnia chodnika/peronu z betonowej kostki brukowej, gr. 8 cm
 - proj. nawierzchnia jezdni z betonowej kostki brukowej, gr. 8 cm
 - proj. nawierzchnia wyspy z betonowej kostki brukowej, gr. 8 cm
 - proj. pobocze z mieszanki niezwiązanej z kruszywem, gr. 15 cm
 - proj. skarpy / skarpy umocnione geokrętą
 - projektowana kanalizacja deszczowa
 - Wp36 wypust uliczny
 - Wyl34 wyłot kanalizacji deszczowej do odbiornika
 - D40 studnia kanalizacji deszczowej
 - Zpk1 zasłepka na kanalizacji sanitarnej
 - ZŁ1 złącze na kanalizacji sanitarnej
 - projektowana kanalizacja sanitarne

JEDNOSTKA PROJEKTOWA:

Konsorcjum projektowe:

MTM Infrastruktura Sp. z o.o. (Lider)
pl. 20 Października 14
62-050 Mosina

Przedsiębiorstwo Projektowo-Usługowe DROMAX sp. z o.o.
ul. K. Libelta 1A lok. 2
61-332 Poznań

INWESTOR:

Powiat Bełchatowski
ul. Pabianicka 17/19
97-400 Bełchatów
reprezentowany przez:
Powiatowy Zarząd Dróg
ul. Lipowa 67A
97-400 Bełchatów

STADIUM DOKUMENTACJI:

PROJEKT WYKONAWCZY

NAZWA INWESTYCJI:
ROZBUDOWA DROGI POWIATOWEJ NR 1908E NA ODC. OD DROGI WOJEWÓDZKIEJ 483 DO MSC. MAGDALENÓW

BRANŻA:
SANITARNA

TYTUŁ RYSUNKU:
PLAN SYTUACYJNY

PROJEKTOWAŁ:
mgr inż. Piotr Baraniak
upr. proj. nr WNP0120PWO0514
spec. instalacyjnej (gaz, wod-kan, C.O.)
do dokumentacji projektowej oraz nadzoru

PODPIS:

OPRACOWAŁ:
mgr inż. Jakub Dłużewski
upr. proj. nr WNP0120PWO0519
spec. instalacyjnej (gaz, wod-kan, C.O.)
do projektowania oraz nadzoru

PODPIS:

SPRAWDZIŁ:
mgr inż. Jakub Dłużewski
upr. proj. nr WNP0120PWO0519
spec. instalacyjnej (gaz, wod-kan, C.O.)
do projektowania oraz nadzoru

PODPIS:

NR REWIZJI:
1

DATA REWIZJI:
15.06.2021

SKALA:
1:500

NR RYSUNKU:
01-2

NAZWA PLIKU:
060_PW_KDS_ps.dwg (060_PW_KDS_ps-01-2.pdf)