
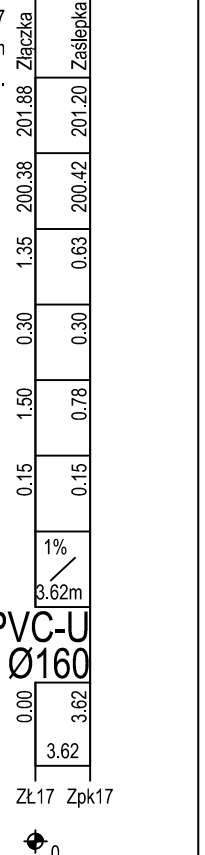
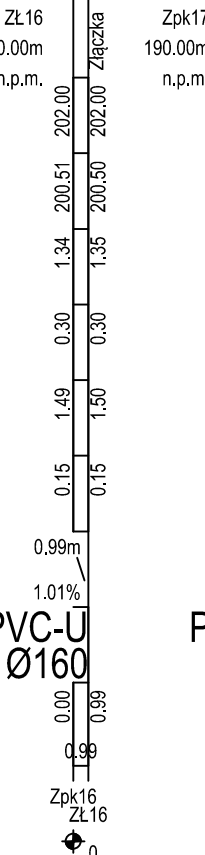
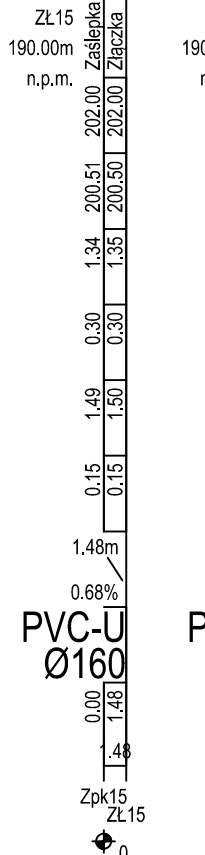
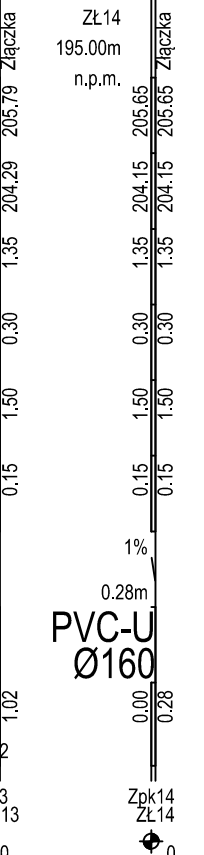
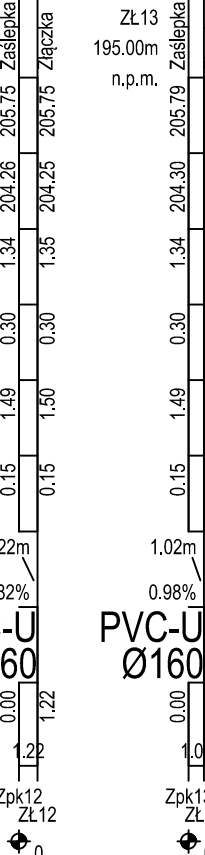
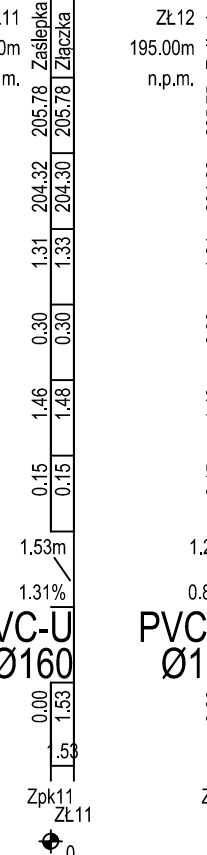
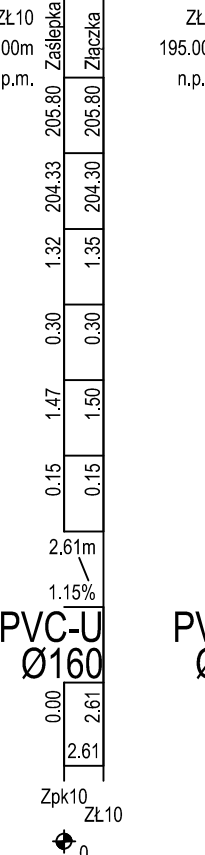
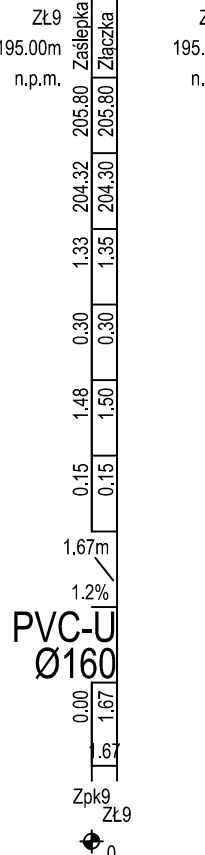
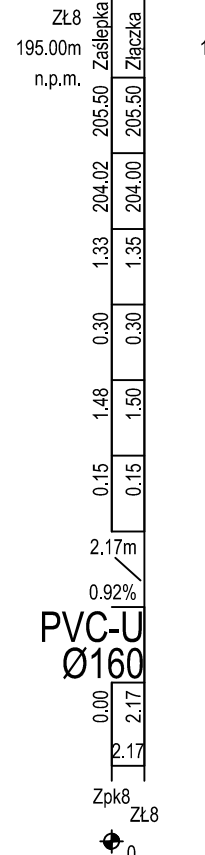
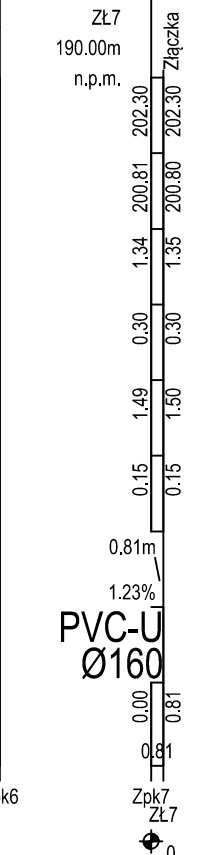
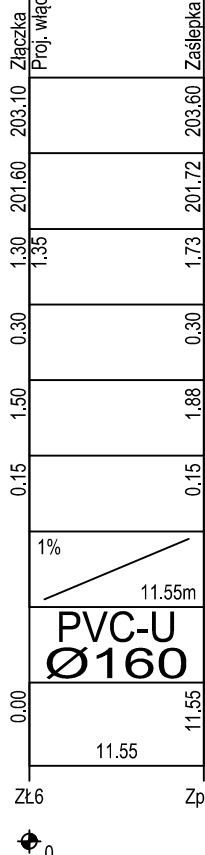
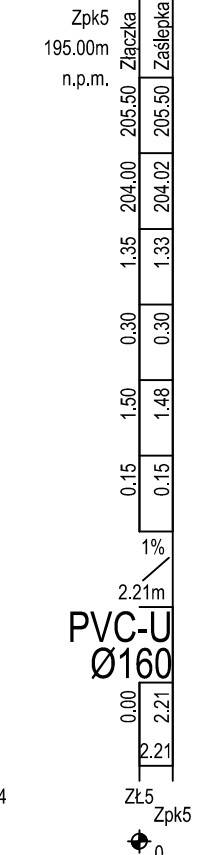
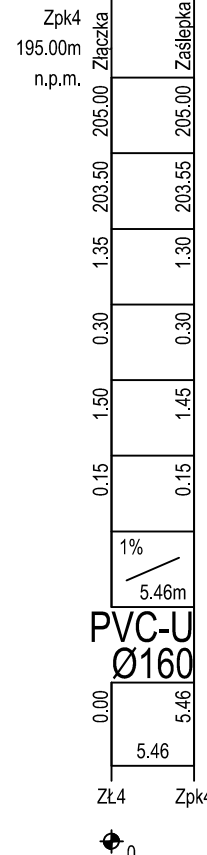
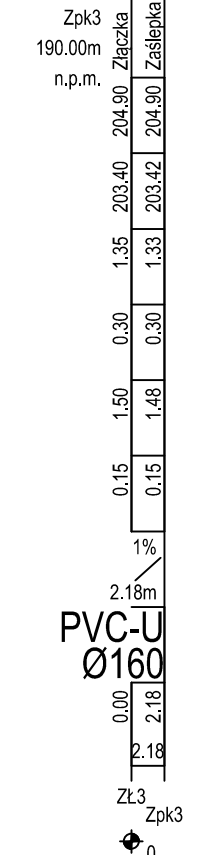
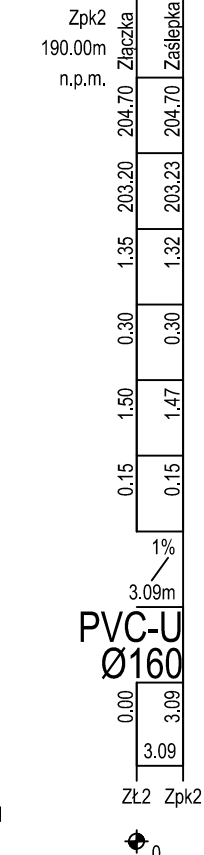


OZNACZENIE PROFILU:
POZIOM PORÓWNAWCZY

RZĘDNA TERENU ISTN.	
RZĘDNA DNA KANAŁU	
NAZIOM	
OBSYPKA	
ZAGŁĘBIENIE DNA KANAŁU	
PODSYPKA	
SPADKI, DŁUGOŚCI	
ŚREDNICA, MATERIAŁ	
ODLEGŁOŚCI	
HEKTOMETRY	

P.S.U.EP-Graf, Generator rysunkowy Profil Koordynator 8.0
Nazwa pliku: Belchatow_V2 Projekt: KS

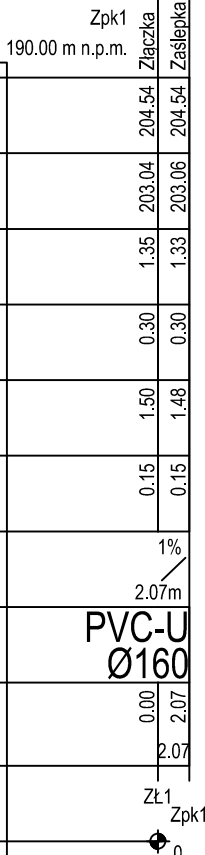

JEDNOSTKA PROJEKTOWA:

Konsorcjum projektowe:



MTM Infrastruktura Sp. z o.o.
(Lider)
pl. 20 Października 14
62-050 Mosina



Przedsiębiorstwo
Projektowo-Usługowe
DROMAX sp. z o.o.
ul. K. Libelta 1A lok. 2
61-332 Poznań

INWESTOR:



Powiat Belchatowski
ul. Pabianicka 17/19
97-400 Belchatów
reprezentowany przez:
Powiatowy Zarząd Dróg
ul. Lipowa 67A
97-400 Belchatów

STADIUM DOKUMENTACJI:

PROJEKT BUDOWLANY

NAZWA INWESTYCJI:

ROZBUDOWA DROGI POWIATOWEJ
NR 1931E (ul. Piotrkowska)
ODC. OD UL. ZDZIESZULICKIEJ DO
OBWODNICY WSCHODNIEJ

BRANŻA:

SANITARNA

TYTUŁ RYSUNKU:

PROFIL PODŁUŻNY
KANALIZACJI SANITARNEJ

PROJEKTOWAŁ:

mgr inż. Piotr Baraniak
upr. proj. nr WKP/0127/PWOS/14
spec. instalacyjna (gaz, wod-kan, C.O.)
do kierowania i projektowania bez ograniczeń

PODPIS:

SPRAWDZIŁ:

mgr inż. Jakub Dłużewski
upr. proj. nr WKP/0418/POOS/19
spec. instalacyjna (gaz, wod-kan, C.O.)
do projektowania bez ograniczeń

PODPIS:

NR REWIZJI:

1

DATA REWIZJI:

19.05.2021

SKALA:

1:100/500

NR RYSUNKU:

02-3

NAZWA PLIKU:

061_PB_KD_pd.dwg (061_PB_KD_pd-02-3.pdf)