


OZNACZENIE PROFILU:
POZIOM PORÓWNAWCZY


RZĘDNA TERENU ISTN.		205.00 m n.p.m.	W1	
RZĘDNA OSI PRZEWODU				
NAZIOM				
ZAGŁĘBIENIE OSI PRZEWODU				
SPADKI, DŁUGOŚCI				
ŚREDNICA, MATERIAŁ				
ODLEGŁOŚCI				
HEKTOMETRY				
P.S.L.EPK-Graf, Generator rysunkowy Profil Koordynator 8.0 Nazwa pliku: Zdzeszulice v3 Projekt WOD				

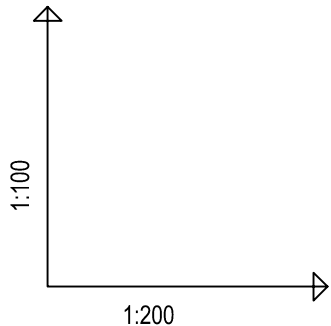


Dostosować rzędną wpięcia do istniejącego rurociągu
Proj. połączenie z przewodem PEHDSR17 PN10 DN280, Rz.o.=216.27

Zasuwa
Dostosować rzędną wpięcia do istniejącego rurociągu
Kan. san. Ø200, Rz.d.=215.44

W4
205.00m
n.p.m.

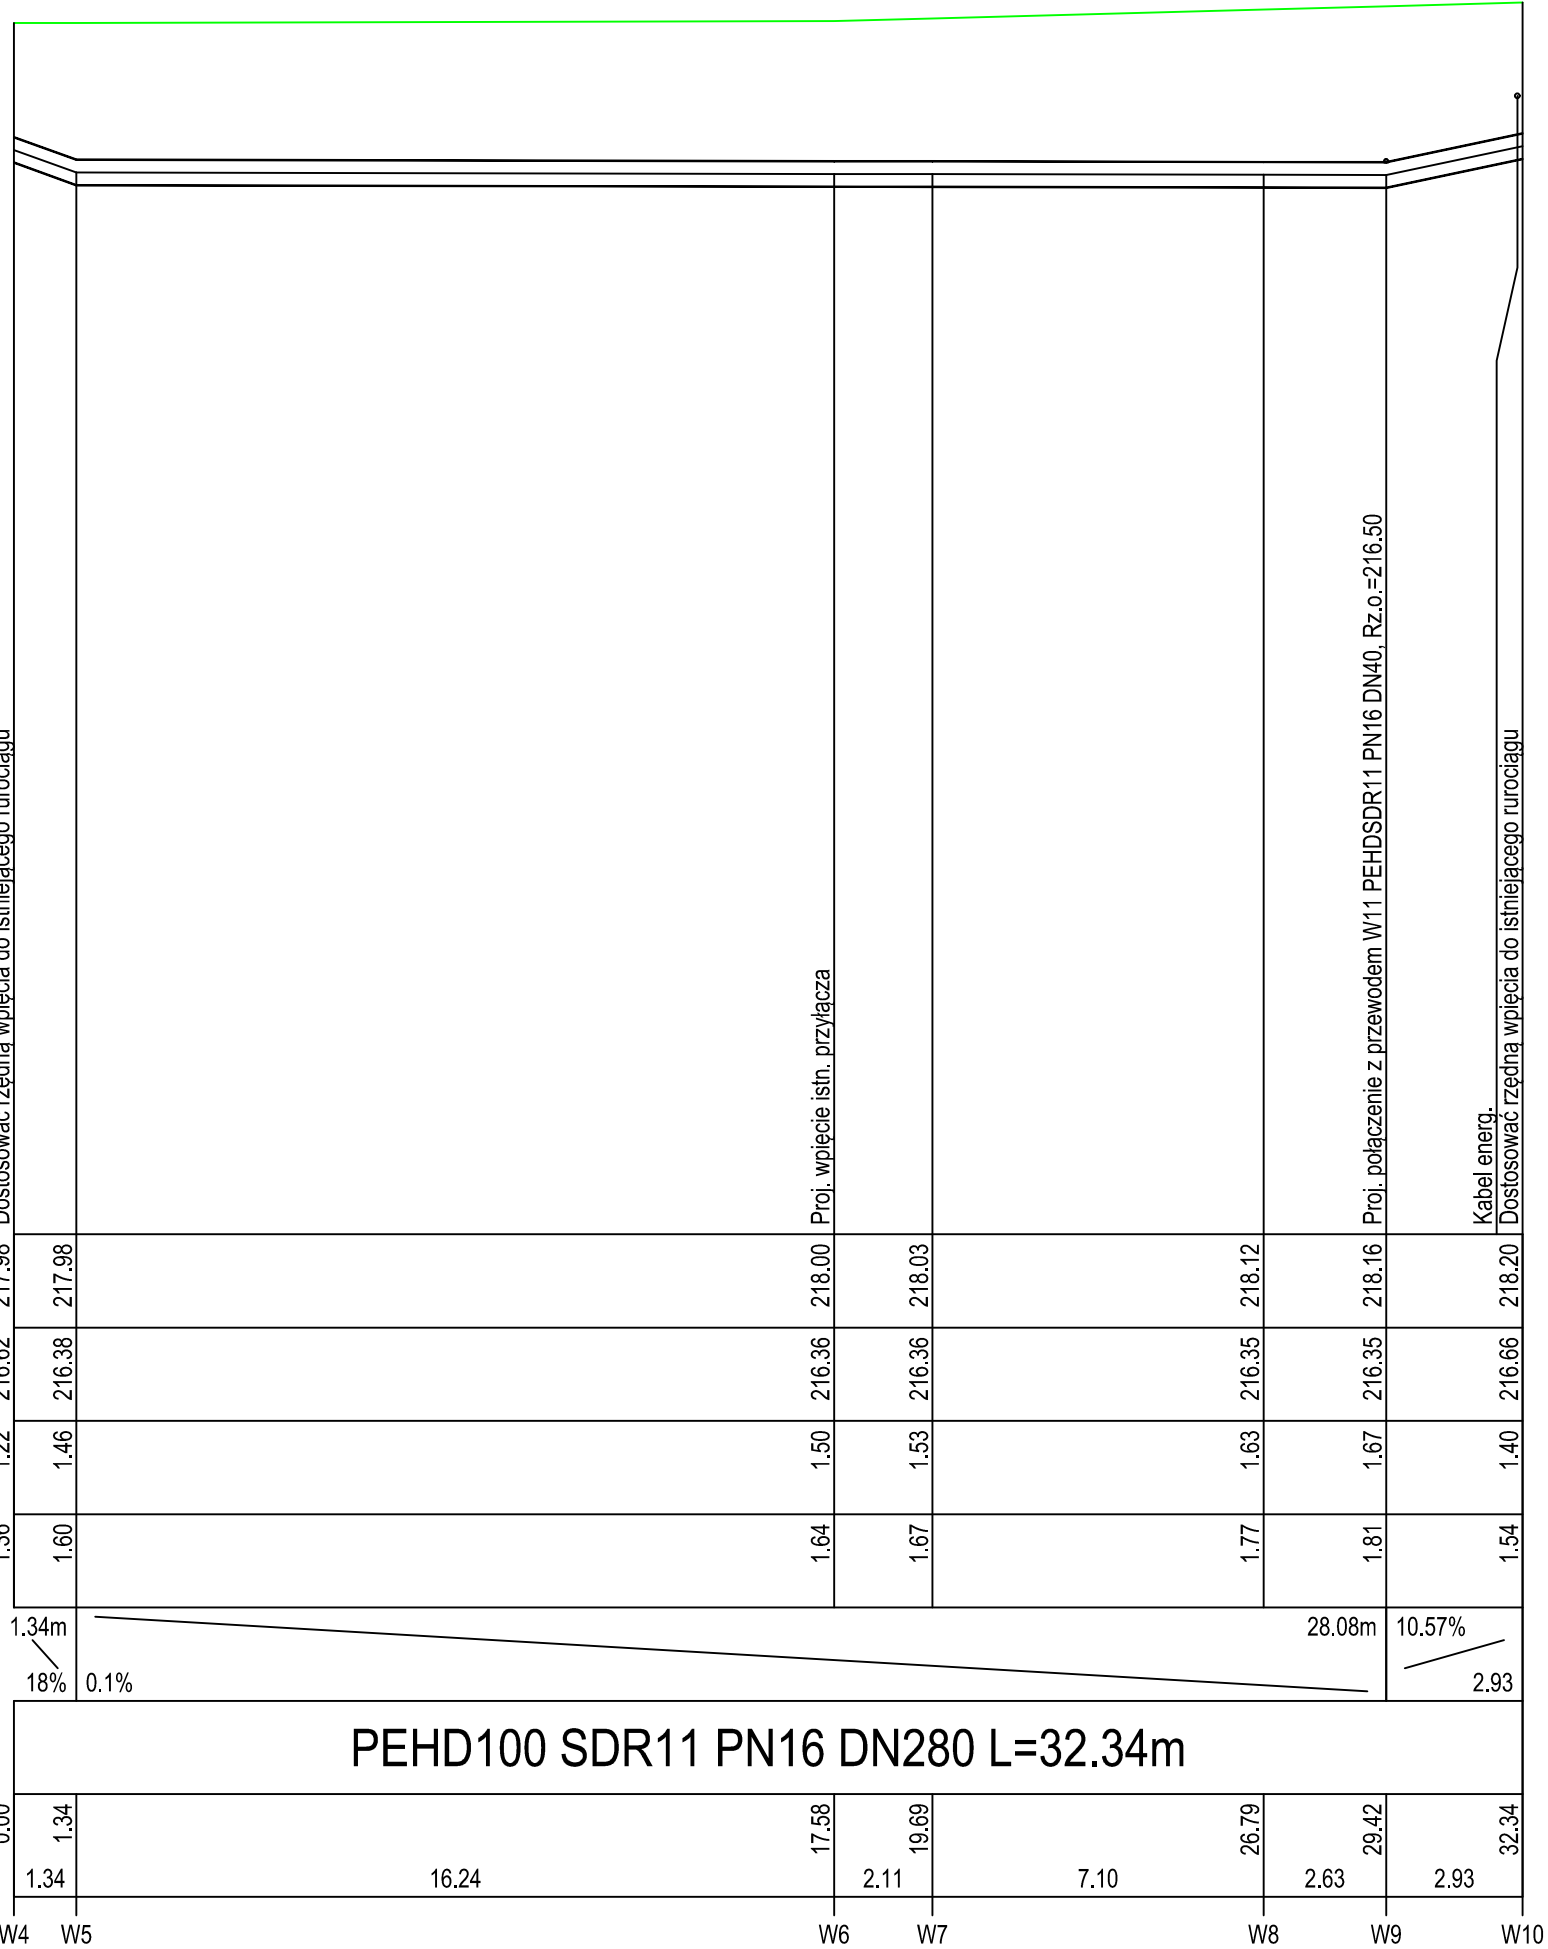

W11
205.00m
n.p.m.

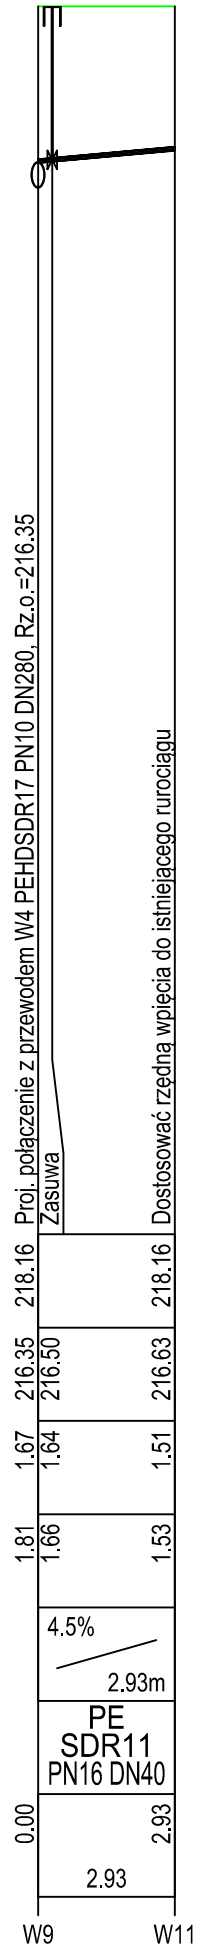

UWAGI
Przy istniejącym uzbrojeniu roboty ziemne wykonywać ręcznie.
Przed przystąpieniem do prac budowlanych wykonać pomiary kontrolne w zakresie sytuacyjno-wysokościowym ze szczególnym uwzględnieniem sprawdzenia włączeń do stanu istniejącego.

JEDNOSTKA PROJEKTOWA:



MTM Infrastruktura
Brudło, Graczyk, Konowski sp.k.
pl. 20 Października 14
62-050 Mosina

INWESTOR:



Zarząd Powiatu
Bełchatowskiego
ul. Pabianicka 17/19
97-400 Bełchatów

STADIUM DOKUMENTACJI:

PROJEKT WYKONAWCZY (TECHNICZNY)

NAZWA INWESTYCJI:

ROZBUDOWA DROGI POWIATOWEJ
NR 1913E W M. ZDZIESZULICE GÓRNE NA ODC.
OD SKRZYŻOWANIA Z DROGĄ WEWNĘTRZNĄ
DO SKRZYŻOWANIA Z DROGĄ GMINNĄ
W M. KIELCHINÓW

BRANŻA:

WODOCIĄGOWA

TYTUŁ RYSUNKU:

PROFIL SIECI WODOCIĄGOWEJ
Z FRAGMENTAMI PRZYŁĄCZY

PROJEKTOWAŁ:

mgr inż. Michał Ludwiczak
upr. proj. nr WKP/0386/POOS/22
spec. instalacyjna (gaz, wod-kan, C.O.)
do projektowania bez ograniczeń

PODPIS:

SPRAWDZIŁ:

mgr inż. Piotr Baraniak
upr. proj. nr WKP/0122/PWOS/14
spec. instalacyjna (gaz, wod-kan, C.O.)
do kierowania i projektowania bez ograniczeń

PODPIS:

NR REWIZJI:

1

DATA REWIZJI:

19.01.2024

SKALA:

1:100/200

NR RYSUNKU:

02

NAZWA PLIKU:

271_PW_WD_pd.dwg (271_PW_WD_pd-02.pdf)